

LEGENDA:


NAVRŽENÉ SÍŤE

- GRAVITAČNÍ SPLAŠKOVÁ KANALIZACE
- TLAKOVÁ SPLAŠKOVÁ KANALIZACE
- VÝTLAK SPLAŠKOVÉ KANALIZACE
- GRAVITAČNÍ DOMOVNÍ PŘÍPOJKA
- TLAKOVÁ DOMOVNÍ PŘÍPOJKA
- ČERPAČÍ STANICE ODPADNÍCH VOD
- RUŠENÁ KANALIZACE

STÁVAJÍCÍ SÍŤE

- KANALIZACE
- STL PLYNOVOD
- VODOVOD
- KABELY NN
- NADZEMNÍ VEDENÍ NN
- NADZEMNÍ VEDENÍ VN
- MÍSTNÍ A DÁLKOVÉ SDĚLOVACÍ KABELY

KLAD MAPOVÝCH LISTŮ:

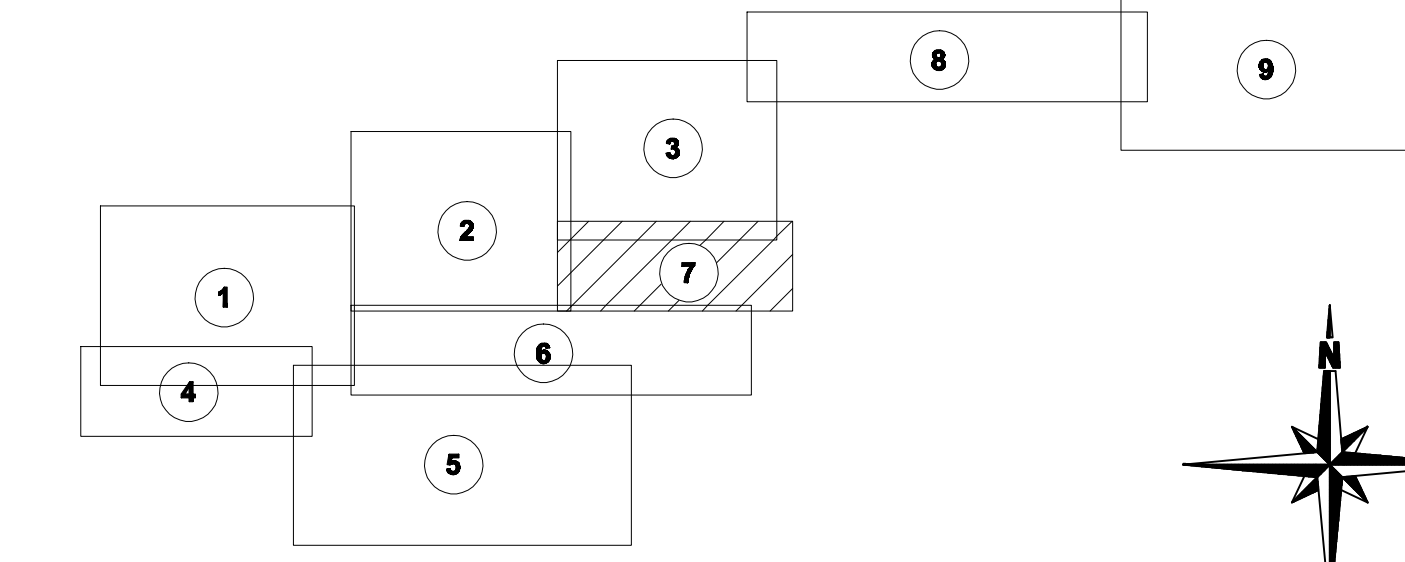

POZORI

ZÁKRESY VŠECH PODULIČNÍCH ZAŘÍZENÍ JSOU POUZE ORIENTAČNÍ. PŘED PŘEDÁNÍM STAVENIŠTĚ DODAVATELĚI ZAJISTI INVESTOR VYTÝČENÍ VŠECH STÁVAJÍCÍCH PODZEMNÍCH ZAŘÍZENÍ PŘÍSLUŠNÝMI SPRÁVCI.

VÝŠKOVÝ SYSTÉM: BALT P.V.
SOUŘADNÝ SYSTÉM: JTSK-6

ČOV a kanalizace Nový Jáchymov		Investor: obec Nový Jáchymov										
místo stavby: k.ú. Nový Jáchymov	zpracovatel: <table border="1"> <tr> <td colspan="2"> </td> <td> autorizace: <table border="1"> <tr> <td colspan="2"> </td> </tr> </table> </td> </tr> </table>			autorizace: <table border="1"> <tr> <td colspan="2"> </td> </tr> </table>								
		autorizace: <table border="1"> <tr> <td colspan="2"> </td> </tr> </table>										
generální projektant: <table border="1"> <tr> <td colspan="2"> </td> <td> číslo zakázky: 348 </td> <td> číslo zakázky zpracovatele: <table border="1"> <tr> <td colspan="2"> </td> </tr> </table> </td> </tr> </table>			číslo zakázky: 348	číslo zakázky zpracovatele: <table border="1"> <tr> <td colspan="2"> </td> </tr> </table>			odpovědný projektant: <table border="1"> <tr> <td colspan="2"> </td> <td> podpis: <table border="1"> <tr> <td colspan="2"> </td> </tr> </table> </td> </tr> </table>			podpis: <table border="1"> <tr> <td colspan="2"> </td> </tr> </table>		
		číslo zakázky: 348	číslo zakázky zpracovatele: <table border="1"> <tr> <td colspan="2"> </td> </tr> </table>									
		podpis: <table border="1"> <tr> <td colspan="2"> </td> </tr> </table>										
revize: <table border="1"> <tr> <td colspan="2"> </td> <td> podpis: <table border="1"> <tr> <td colspan="2"> </td> </tr> </table> </td> </tr> </table>			podpis: <table border="1"> <tr> <td colspan="2"> </td> </tr> </table>			kontroloval: <table border="1"> <tr> <td colspan="2"> </td> <td> podpis: <table border="1"> <tr> <td colspan="2"> </td> </tr> </table> </td> </tr> </table>			podpis: <table border="1"> <tr> <td colspan="2"> </td> </tr> </table>			
		podpis: <table border="1"> <tr> <td colspan="2"> </td> </tr> </table>										
		podpis: <table border="1"> <tr> <td colspan="2"> </td> </tr> </table>										
provozovatel: <table border="1"> <tr> <td colspan="2"> DOKUMENTACE PRO VÝBĚR ZHOTOVITELE </td> <td> DVZ </td> </tr> </table>		DOKUMENTACE PRO VÝBĚR ZHOTOVITELE		DVZ	část: F. DOKUMENTACE STAVBY objekt: F2 INŽENÝRSKÉ OBJEKTY díl: IO 01 SPLAŠKOVÁ KANALIZACE							
DOKUMENTACE PRO VÝBĚR ZHOTOVITELE		DVZ										
SITUACE 7												
datum: 08/2013	měřítko: 1:500	formát: 6 x A4	pers: <table border="1"> <tr> <td> F - 2 - 1 - .2g </td> <td> </td> </tr> </table>	F - 2 - 1 - .2g								
F - 2 - 1 - .2g												