



VYÚSTĚNÍ VYČIŠTĚNÉ ODPADNÍ VODY Z ČOV DO KORYTA HABROVÉHO POTOKA

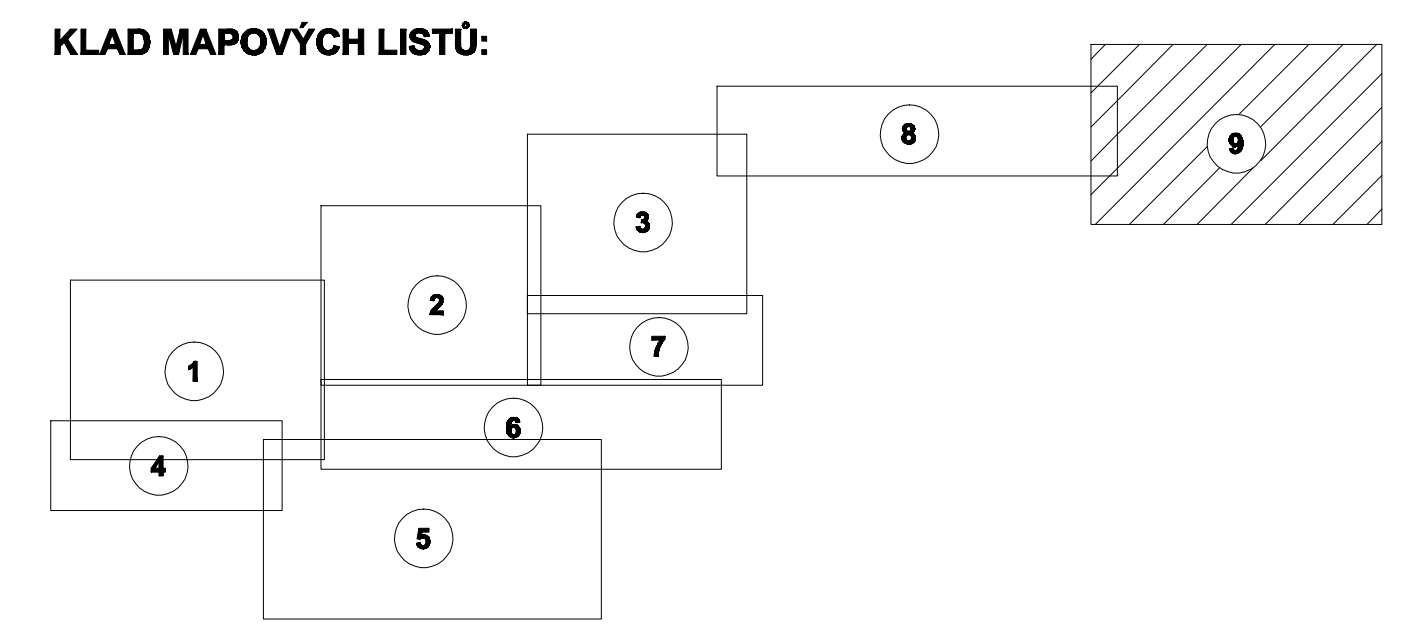

**LEGENDA:**

- NAVRŽENÉ SÍŤE**
- GRAVITAČNÍ SPLAŠKOVÁ KANALIZACE
  - TLAKOVÁ SPLAŠKOVÁ KANALIZACE
  - VÝTLAK SPLAŠKOVÉ KANALIZACE
  - DP003 GRAVITAČNÍ DOMOVNÍ PŘÍPOJKA
  - TP10 TLAKOVÁ DOMOVNÍ PŘÍPOJKA
  - ČS1 ČERPAČNÍ STANICE ODPADNÍCH VOD
  - X X X RUŠENÁ KANALIZACE
- STÁVAJÍCÍ SÍŤE**
- KANALIZACE
  - STL PLYNOVOD
  - VODOVOD
  - KABELY NN
  - NADZEMNÍ VEDENÍ NN
  - NADZEMNÍ VEDENÍ VN
  - MÍSTNÍ A DÁLKOVÉ SDĚLOVACÍ KABELY

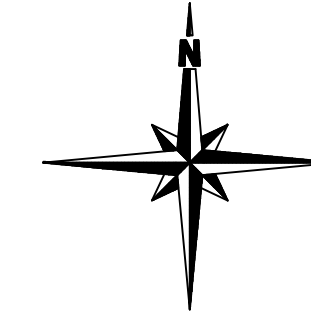

**POZOR!**

ZAKRESY VŠECH PODULIČNÍCH ZAŘÍZENÍ JSOU POUZE ORIENTAČNÍ. PŘED PŘEDÁNÍM STAVENIŠTĚ DODAVATELI ZAJISTI INVESTOR VYTÝČENÍ VŠECH STÁVAJÍCÍCH PODZEMNÍCH ZAŘÍZENÍ PŘÍSLUŠNÝMI SPRÁVCI.

**VÝŠKOVÝ SYSTÉM: BALT P.V.**  
**SOUŘADNÝ SYSTÉM: JTBG8**

**ČOV a kanalizace Nový Jáchymov**

místo stavby k.ú. Nový Jáchymov	investor obec Nový Jáchymov	autorizace
generální projektant <b>milota</b> PROJEKČNÍ KANCELÁŘ číslo zakázky 348	zpracovatel Ing. Josef Chromáček	podpis
revize	datum	odpovědný projektant Ing. Michael Chromáček
		podpis
		podpis
		podpis
provocovatel	skupinová dokumentace F. DOKUMENTACE STAVBY objekt F.2 INŽENÝRSKÉ OBJEKTY	stav stav stav
	<b>SITUACE 9</b>	stav
	datum 08/2013 měřítko 1:500 formát 12 x A4	stav
	<b>F - 2 - 1 - .21 -</b>	stav